


# 建设工程规划许可批前公示

## 黑龙江省双鸭山市集贤县雨水管网设施建设项目总平面布置图

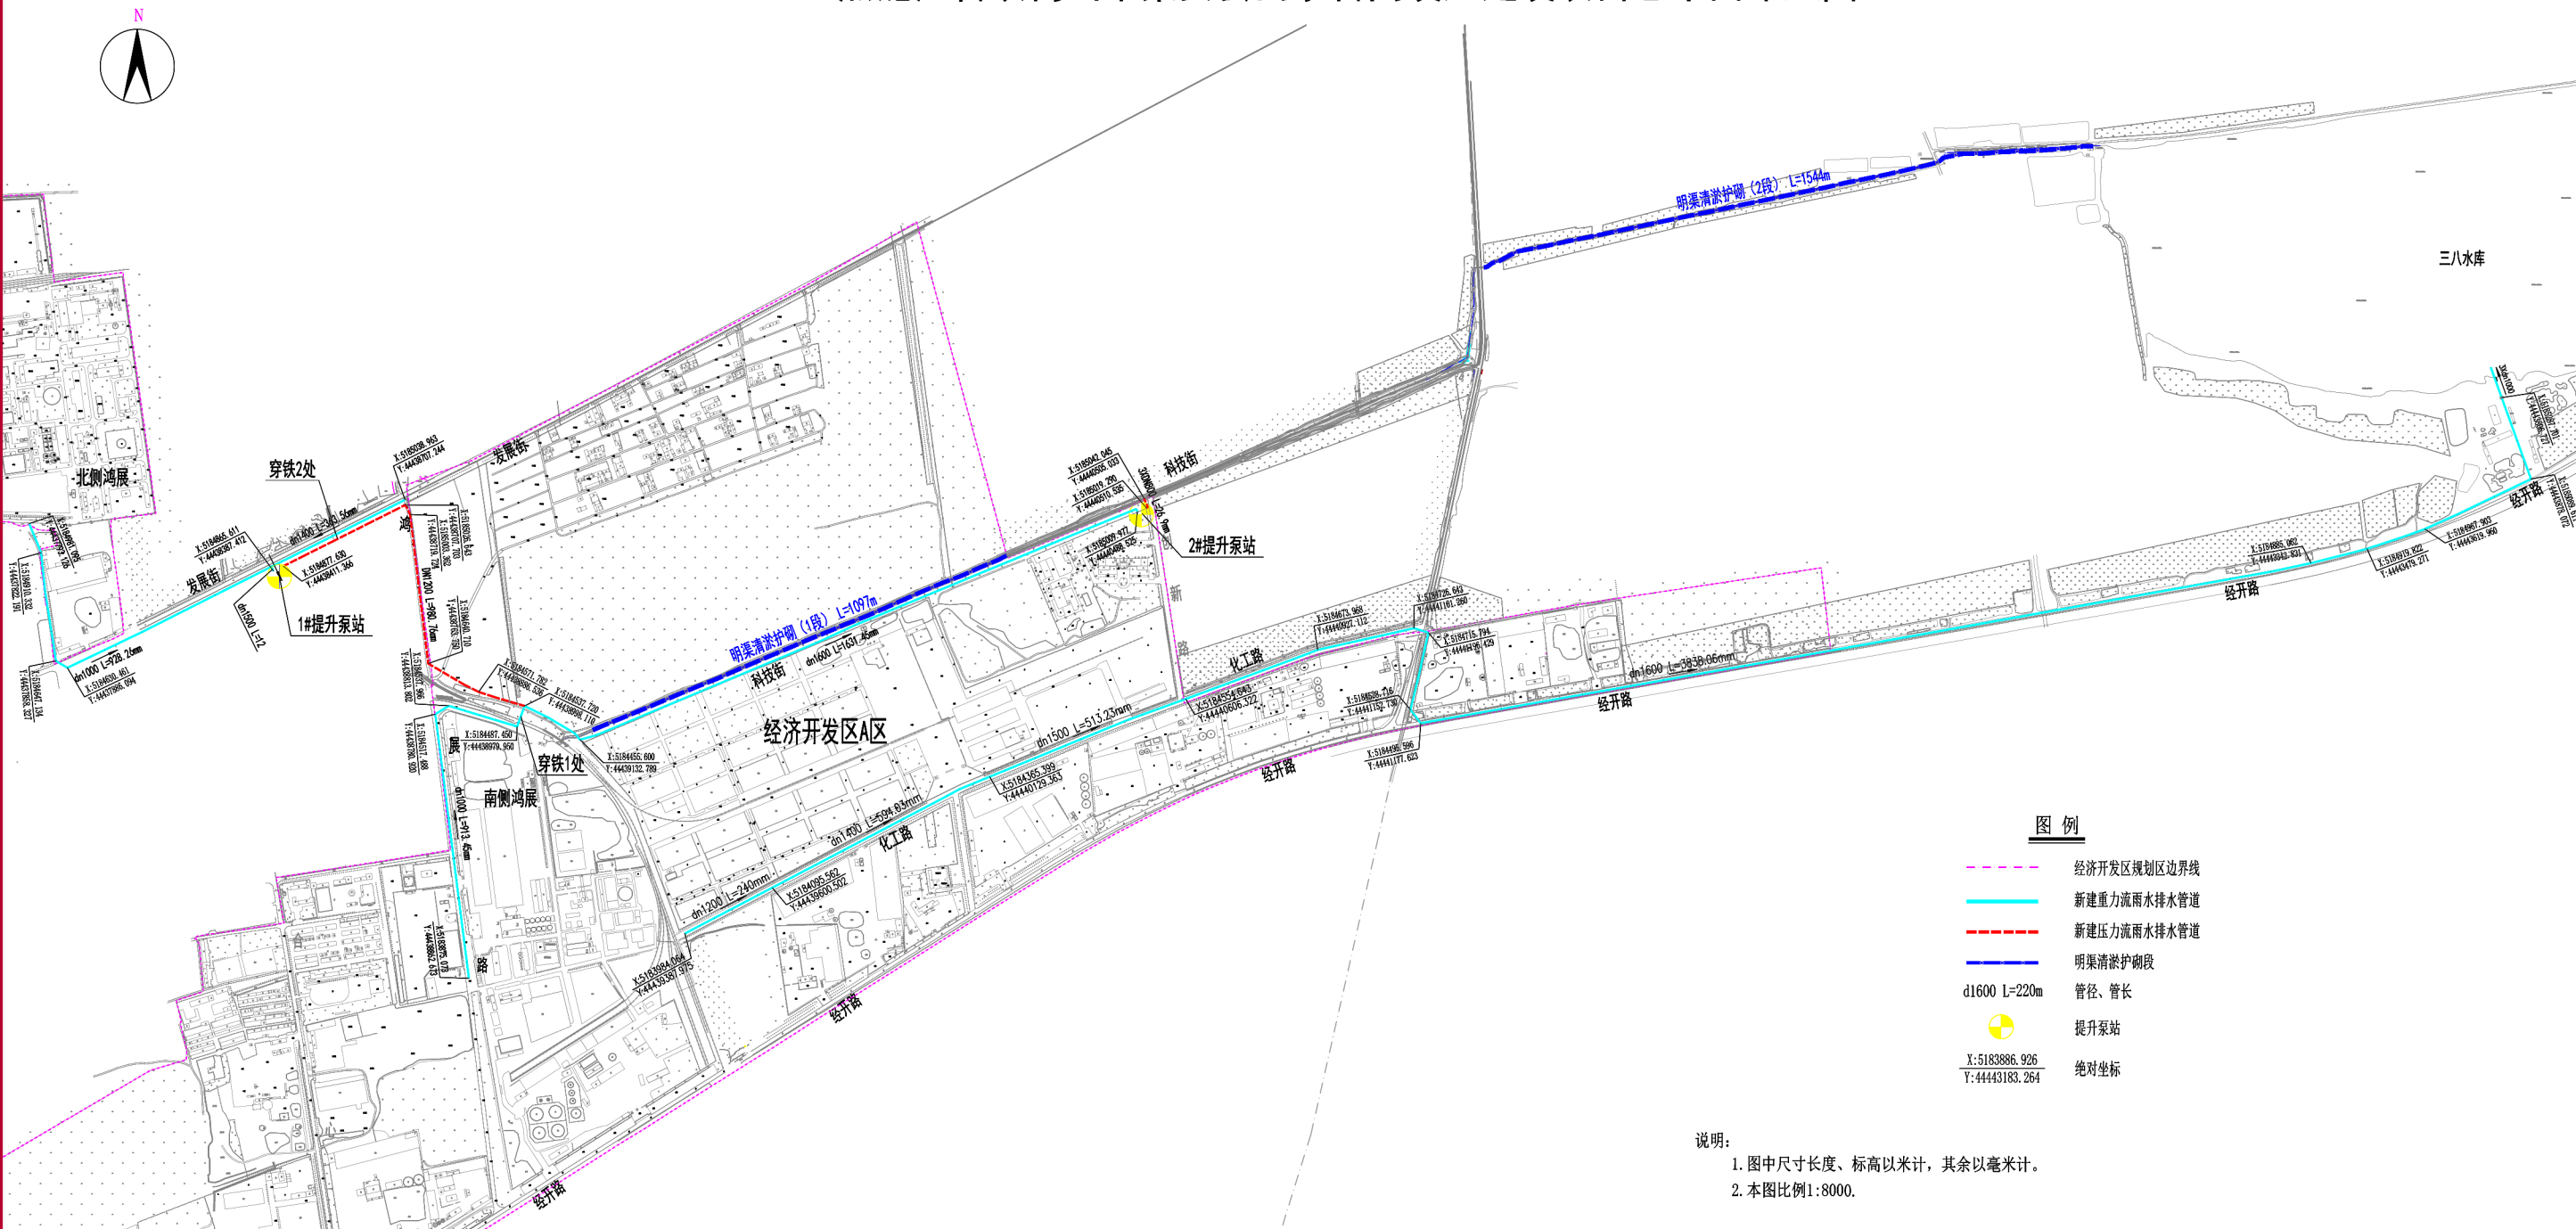

会签 / Confirmed by	签名 / Signature
建筑 / Arch.	
结构 / Struct.	
给排水 / Plum.	
暖通 / HVAC	
电气 / Elec.	
过程版本 / Ver.	1.00
注册建筑师 Registered Architect	
注册工程师 Registered Engineer	
设计总负责人 Project Director	高英志
项目负责人 Project Manager	徐瑞瑞
审定 Approved by	彭晶
审核 Examined by	王蕊
校对 Checked by	刁克栋
专业负责人 Discipline Responsible by	徐瑞瑞
设计 / 制图 Designed / Drawn by	周滨
图纸阶段 / Stage	施工图
专业 / Discipline	给排水
图纸编号 / Drawing No.	
出图日期 / Date	2026.04
当前版本 / Latest Ver.	1.00
图纸名称 / Drawing Title	
工程编号 / Project No.	26099-01
工程名称 / Project Name	黑龙江省双鸭山市集贤县雨水管网设施建设项目设计-雨水管网
建设单位 / Client	集贤县市政设施服务中心
哈尔滨工业大学 建筑设计研究院有限公司 The Architectural Design and Research Institute of HIT Co., Ltd. 市政行业(燃气、轨道交通除外) 甲级 A123004516	

**项目名称:** 黑龙江省双鸭山市集贤县雨水管网设施建设项目

**建设规模:** 雨水管道共计11.307公里。沟渠清淤及护砌2.641公里，配套过路涵管0.04公里。

**建设单位:** 集贤县市政设施服务中心

**建设位置:** 集贤县经开区

**公示日期:** 2026年4月30日—2026年5月12日

现将项目总平面图予以公示，公示期内周边住户对此方案若有意见和合理化建议，请以书面形式反馈意见或申请听证至集贤县自然资源局，逾期或无异议，我局将依法对项目进行审批。

联系电话：0469-2612825  
监督电话：0469-2612804

**集贤县自然资源局**